


Источник питания
Нагрузка : Руст -кВт.
Расчетный ток-А. Коэффициент
мощности.

Щиток групповой:
аппарат на вводе:
тип; номинальный ток, А

Аппарат отходящей линии
Автоматический выключатель ВА57-35
25A

Маркировка - расчетная
нагрузка, кВт - коэффи-
циент мощности - расчетный
ток, А - длина участка, м
Потеря напряжения % - марка
сечение проводника

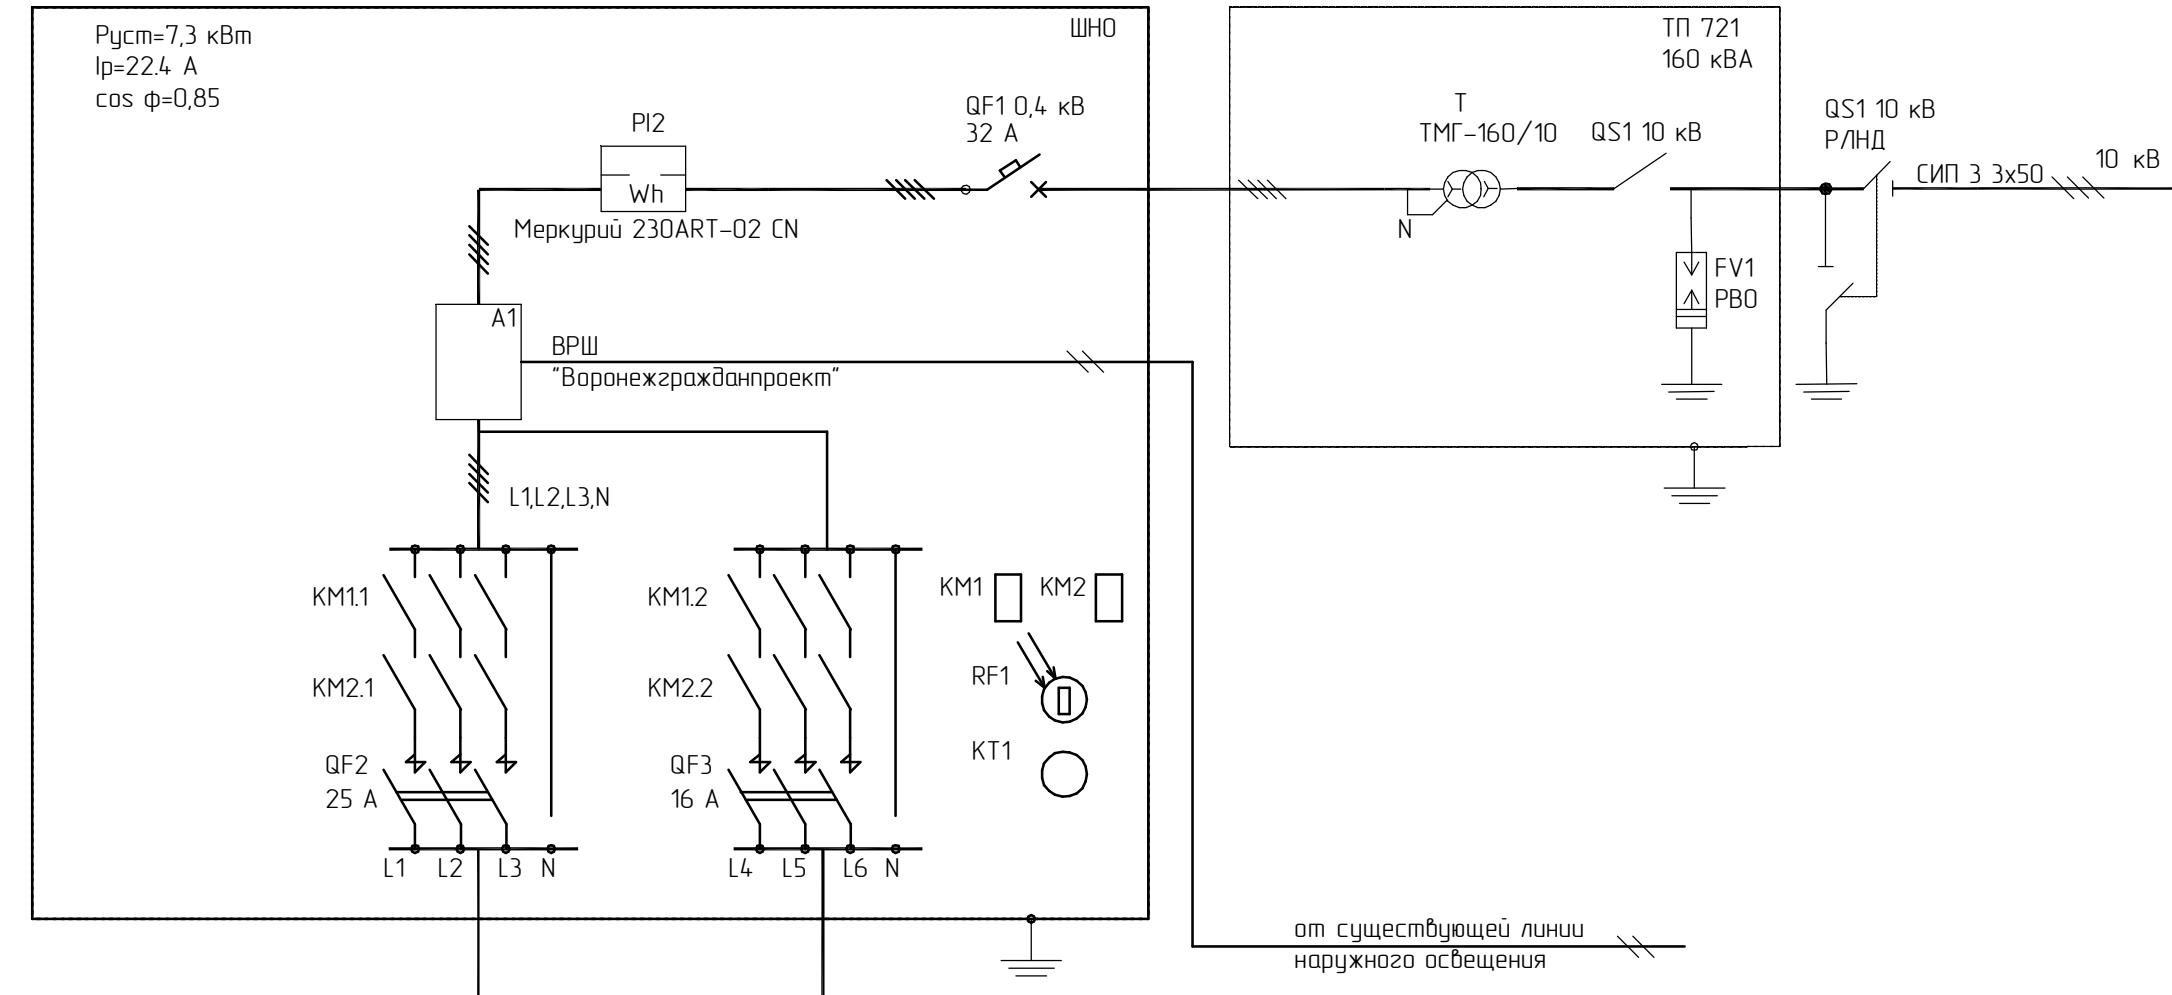

Номер отходящей группы(фибера)		1	2
Наименование электроприемника		Наружное электроосвещение	Наружное электроосвещение
Количество светильников		18	11
Установленная мощность, кВт		4,5	2,75
Расчетный ток Iр , А		13,9	8,5

В вечернее время включено 100%% светильников.
В ночное время предусмотрено отключение 30%% светильников

ПСД-60Арм-13-ТКР.2.3					
Капитальный ремонт ул. 60 Армии (от ул. Хользунова до ул. Генерала Лизюкова и от бульвара Победы до ул. Владимира Невского)					
Изм.	Колч.	Лист	№док.	Подп.	Дата
Разраб.	Лурье				11.13
Нач.ср.	Чураков				11.13
Н.контр.	Чураков				11.13
ГИП	Куликов				11.13
Наружное освещение					
Стадия	Лист	Листов			
ПД	1	1			
Схема электрическая принципиальная однолинейная. Участок 1					
МУ-90					