


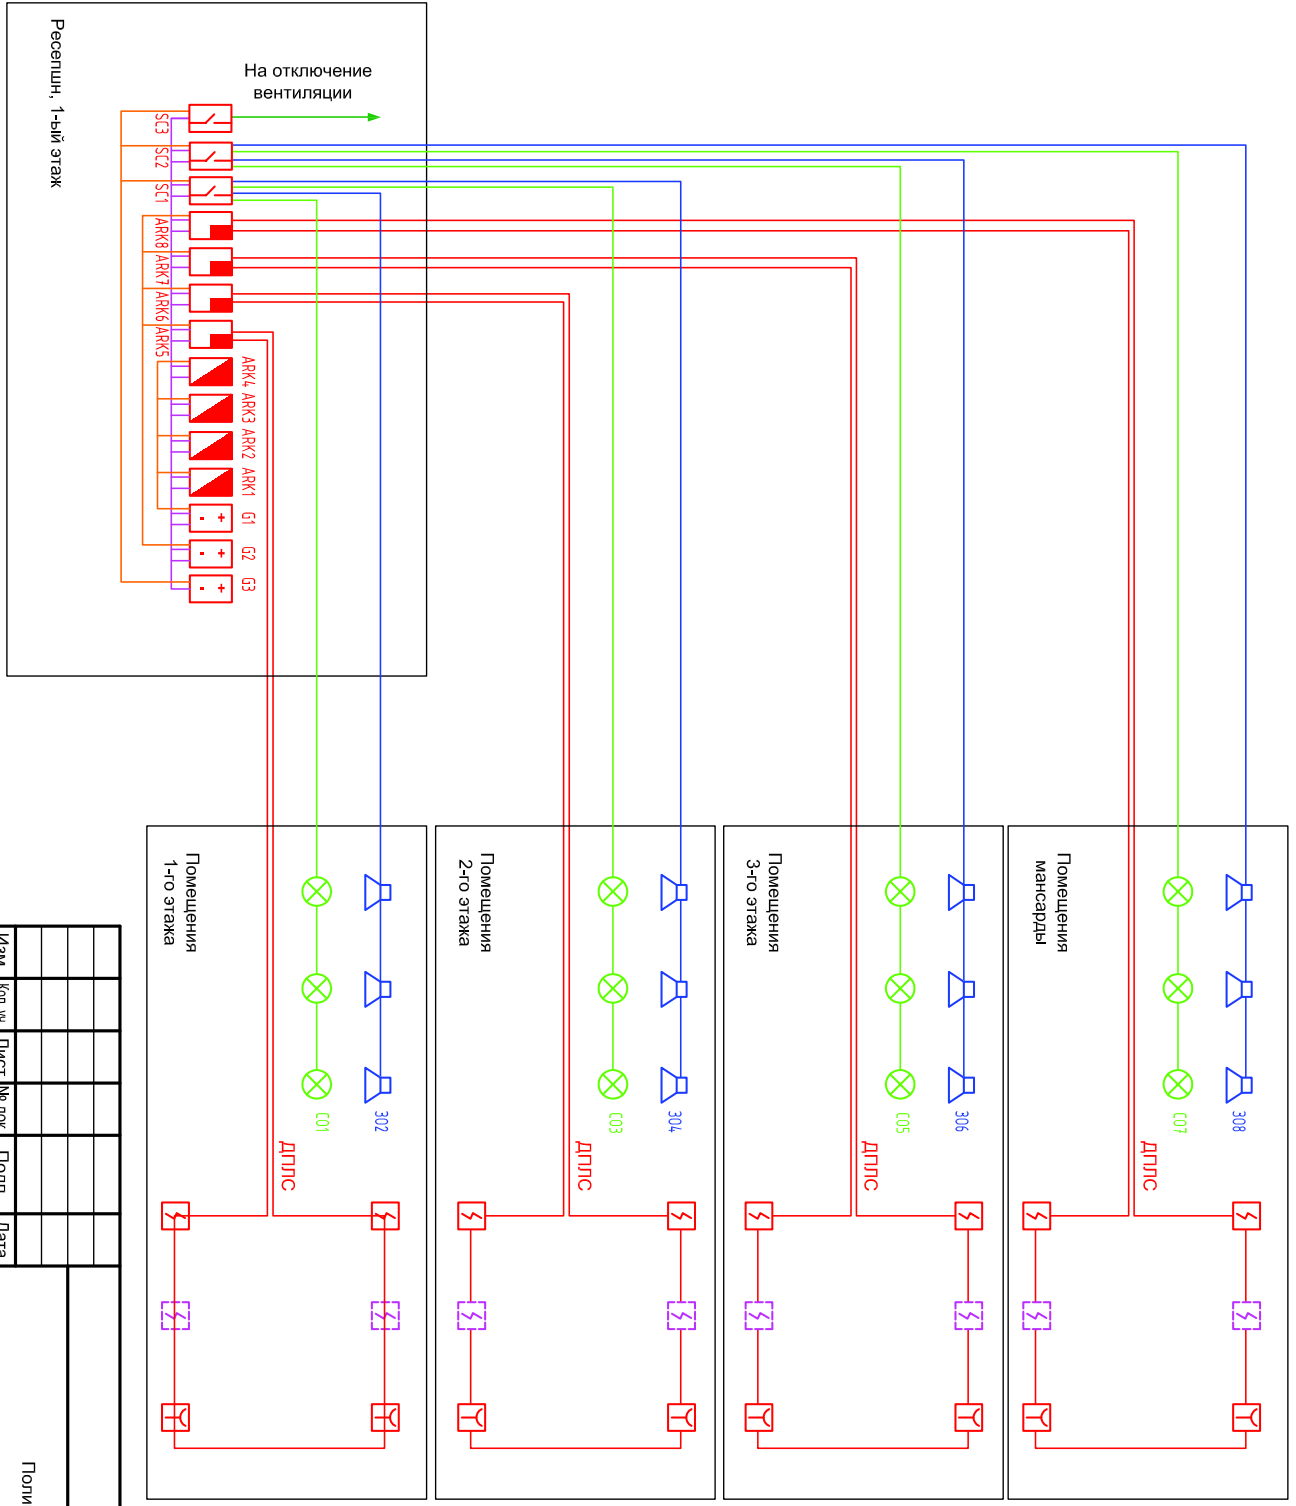
















Согласовано

Инв. № подл.	Подп. и дата	Взам. инв. №				



Изм.				Лист				Дата			
№ док.	№ док.	Подп.	Дата	№ док.	№ док.	Подп.	Дата	№ док.	№ док.	Подп.	Дата
Политехника в г. Махачкале											
АПС.											
Автоматическая установка пожарной сигнализации и система оповещения людей при пожаре											
Структурная схема											
Стадия			Лист			Листов					
Р			8			20					

Условные обозначения

ARK 	Пульт контроля и управления С2000-М
ARK 	Блок индикации С2000-БКИ
ARK 	Контроллер двухпроводной линии связи С2000-КДЛ
G 	Резервный источник питания РИП-12 исп.05
SC 	Контрольно-пусковой блок С2000-КПБ
SC 	Блок сигнально-пусковой С2000-СП1 исп.01
BTH 	Извещатель пожарный дымовой ИП-212-34А
BTM 	Извещатель пожарный ручной ИПР513-3А
	Блок разветлительно-изолирующий Бриз исп. 01
BIAL 	Оповещатель световой КОП-25
BIAS 	Оповещатель звуковой МАЯК-12-3М1
	Линия пожарной сигнализации, КПСнг-FRLS(A) 1x2x1,0
	Линия светового оповещения, КПСнг-FRLS(A) 1x2x1,5
	Линия звукового оповещения, КПСнг-FRLS(A) 1x2x1,5
	Линия интерфейса RS-485, КПСнг-FRLS(A) 1x2x0,5
	Линия питания, 12В, КПСнг-FRLS(A) 1x2x0,5
	Линия управления, КПСнг-FRLS(A) 1x2x1,0


Согласовано

Взам. инв. №

Подп. и дата

Инв. № подл.

						АПС.		
						Поликлиника в г.Махачкале		
Изм.	Кол. уч.	Лист	№ док.	Подп.	Дата			
ГИП						Автоматическая установка пожарной сигнализации и система оповещения людей при пожаре		
						Стадия	Лист	Листов
						Р	6	20
						Условные обозначения		

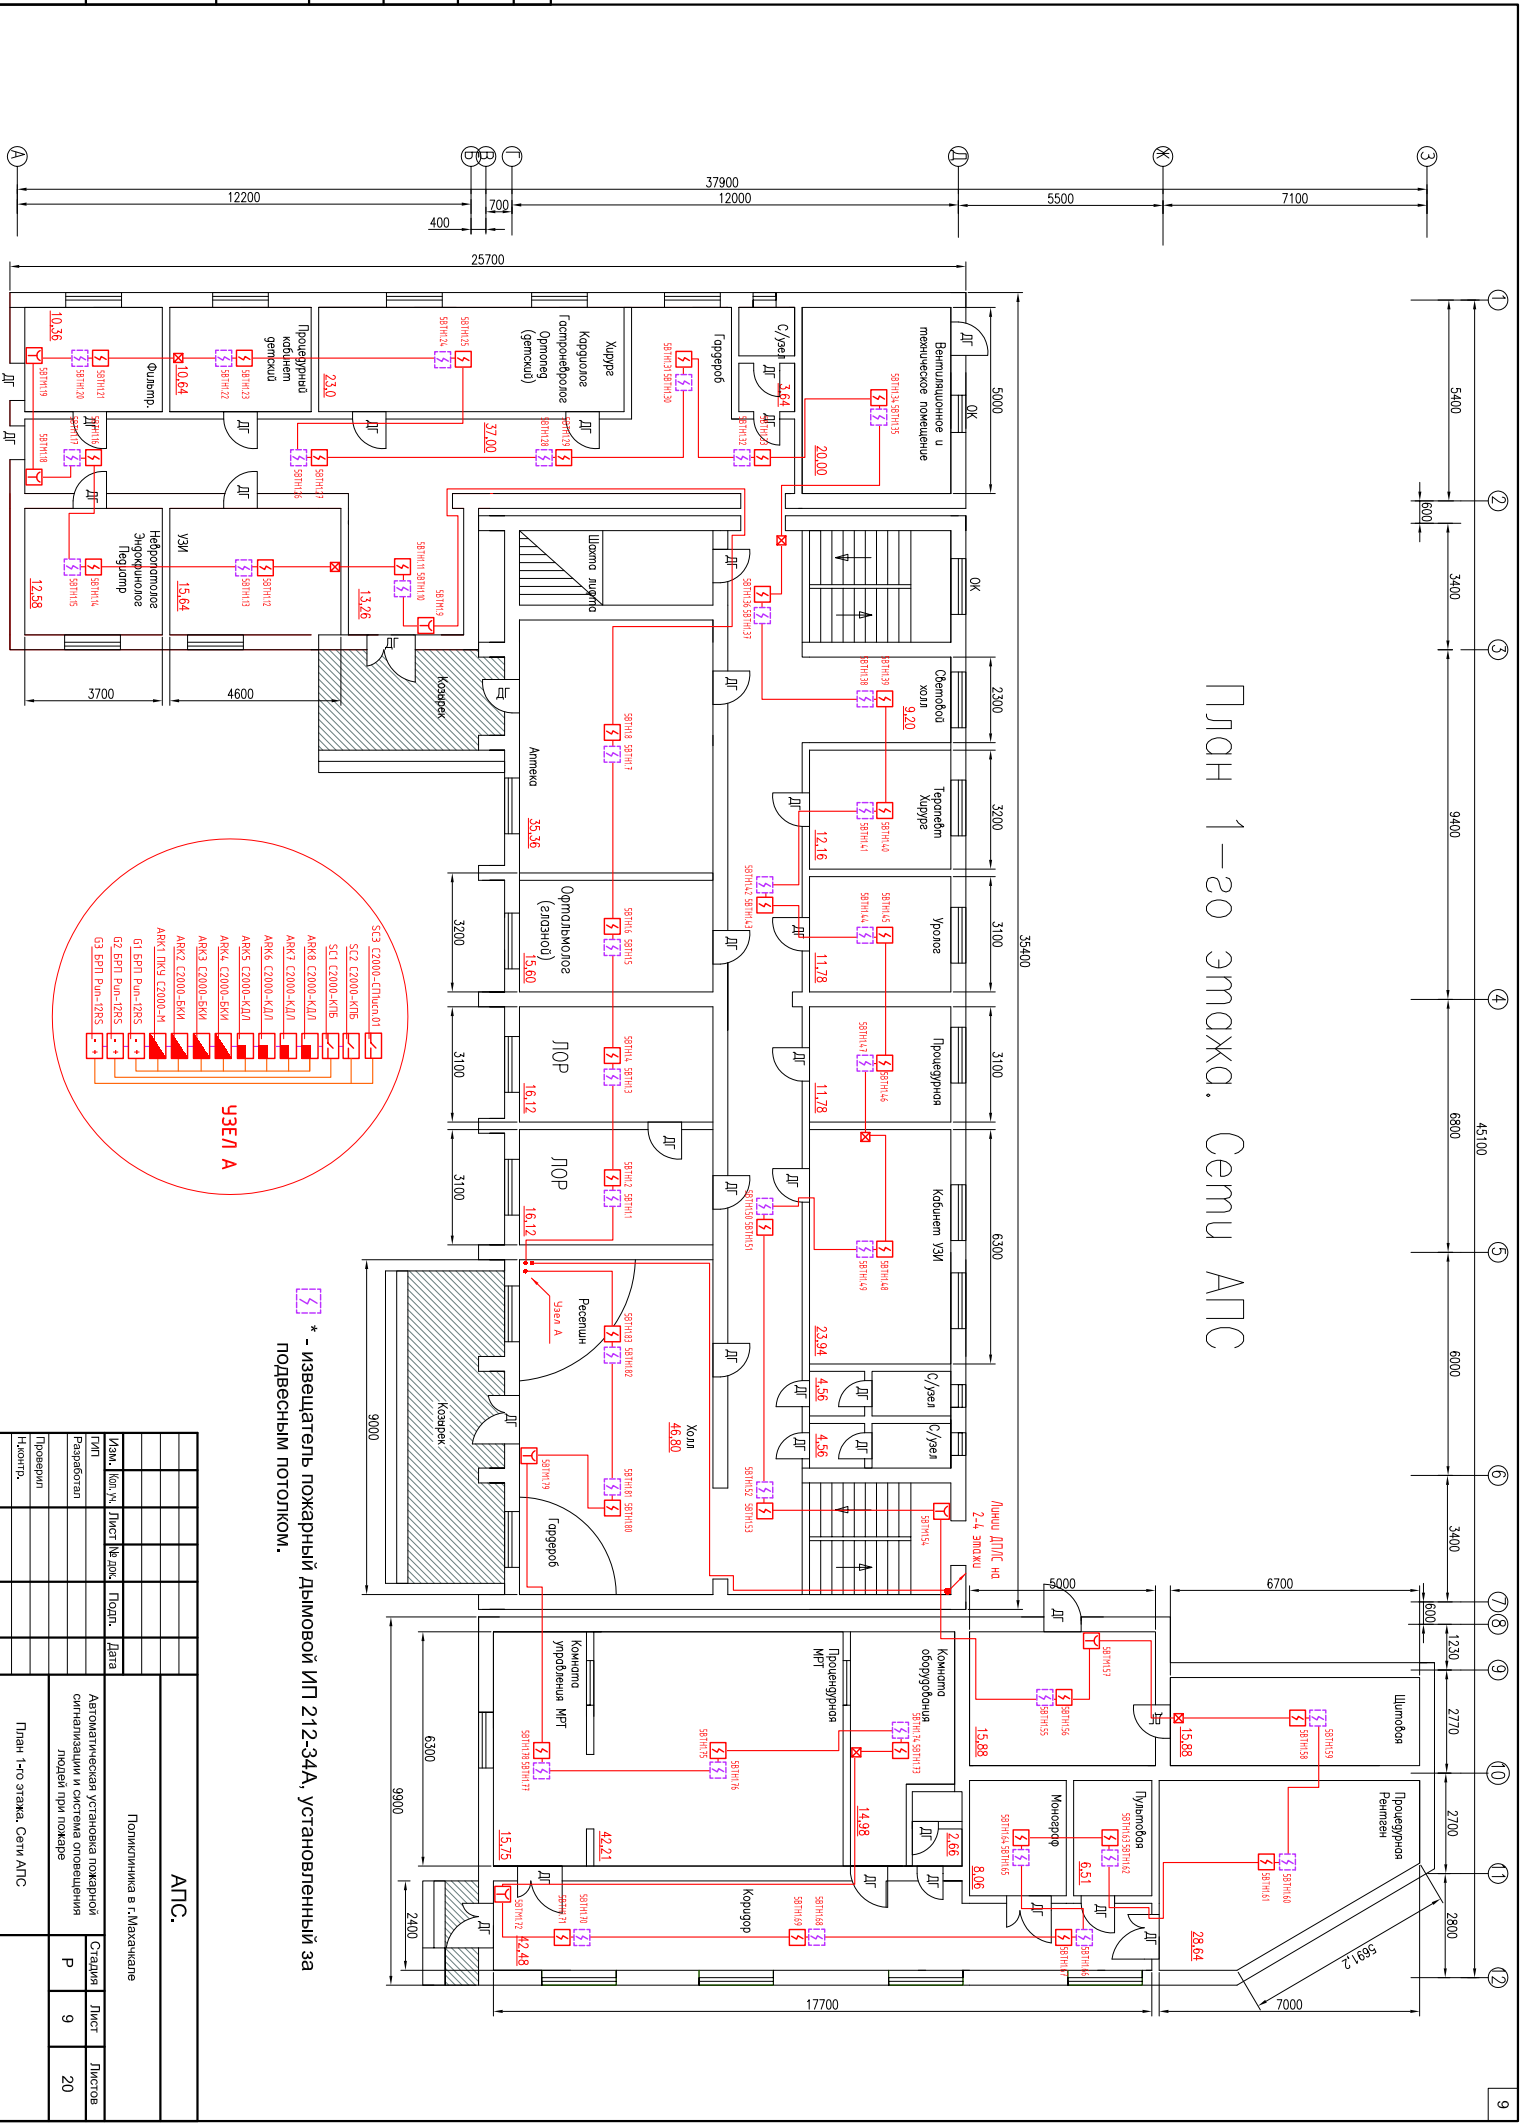

План 1—20 этажа. Семь АПС

* - извещатель пожарный дымовой ИП 212-34А, установленный за подвесным потолком.


АПС.

Полупланировка в г. Махачкале

Изм.	Кол. №	Лист	№ док.	Подп.	Дата	Листов	
						Р	9
							20

План 1-го этажа, Семь АПС

Согласовано			
Инь. № подл.	Подп. и дата	Взам. инв. №	

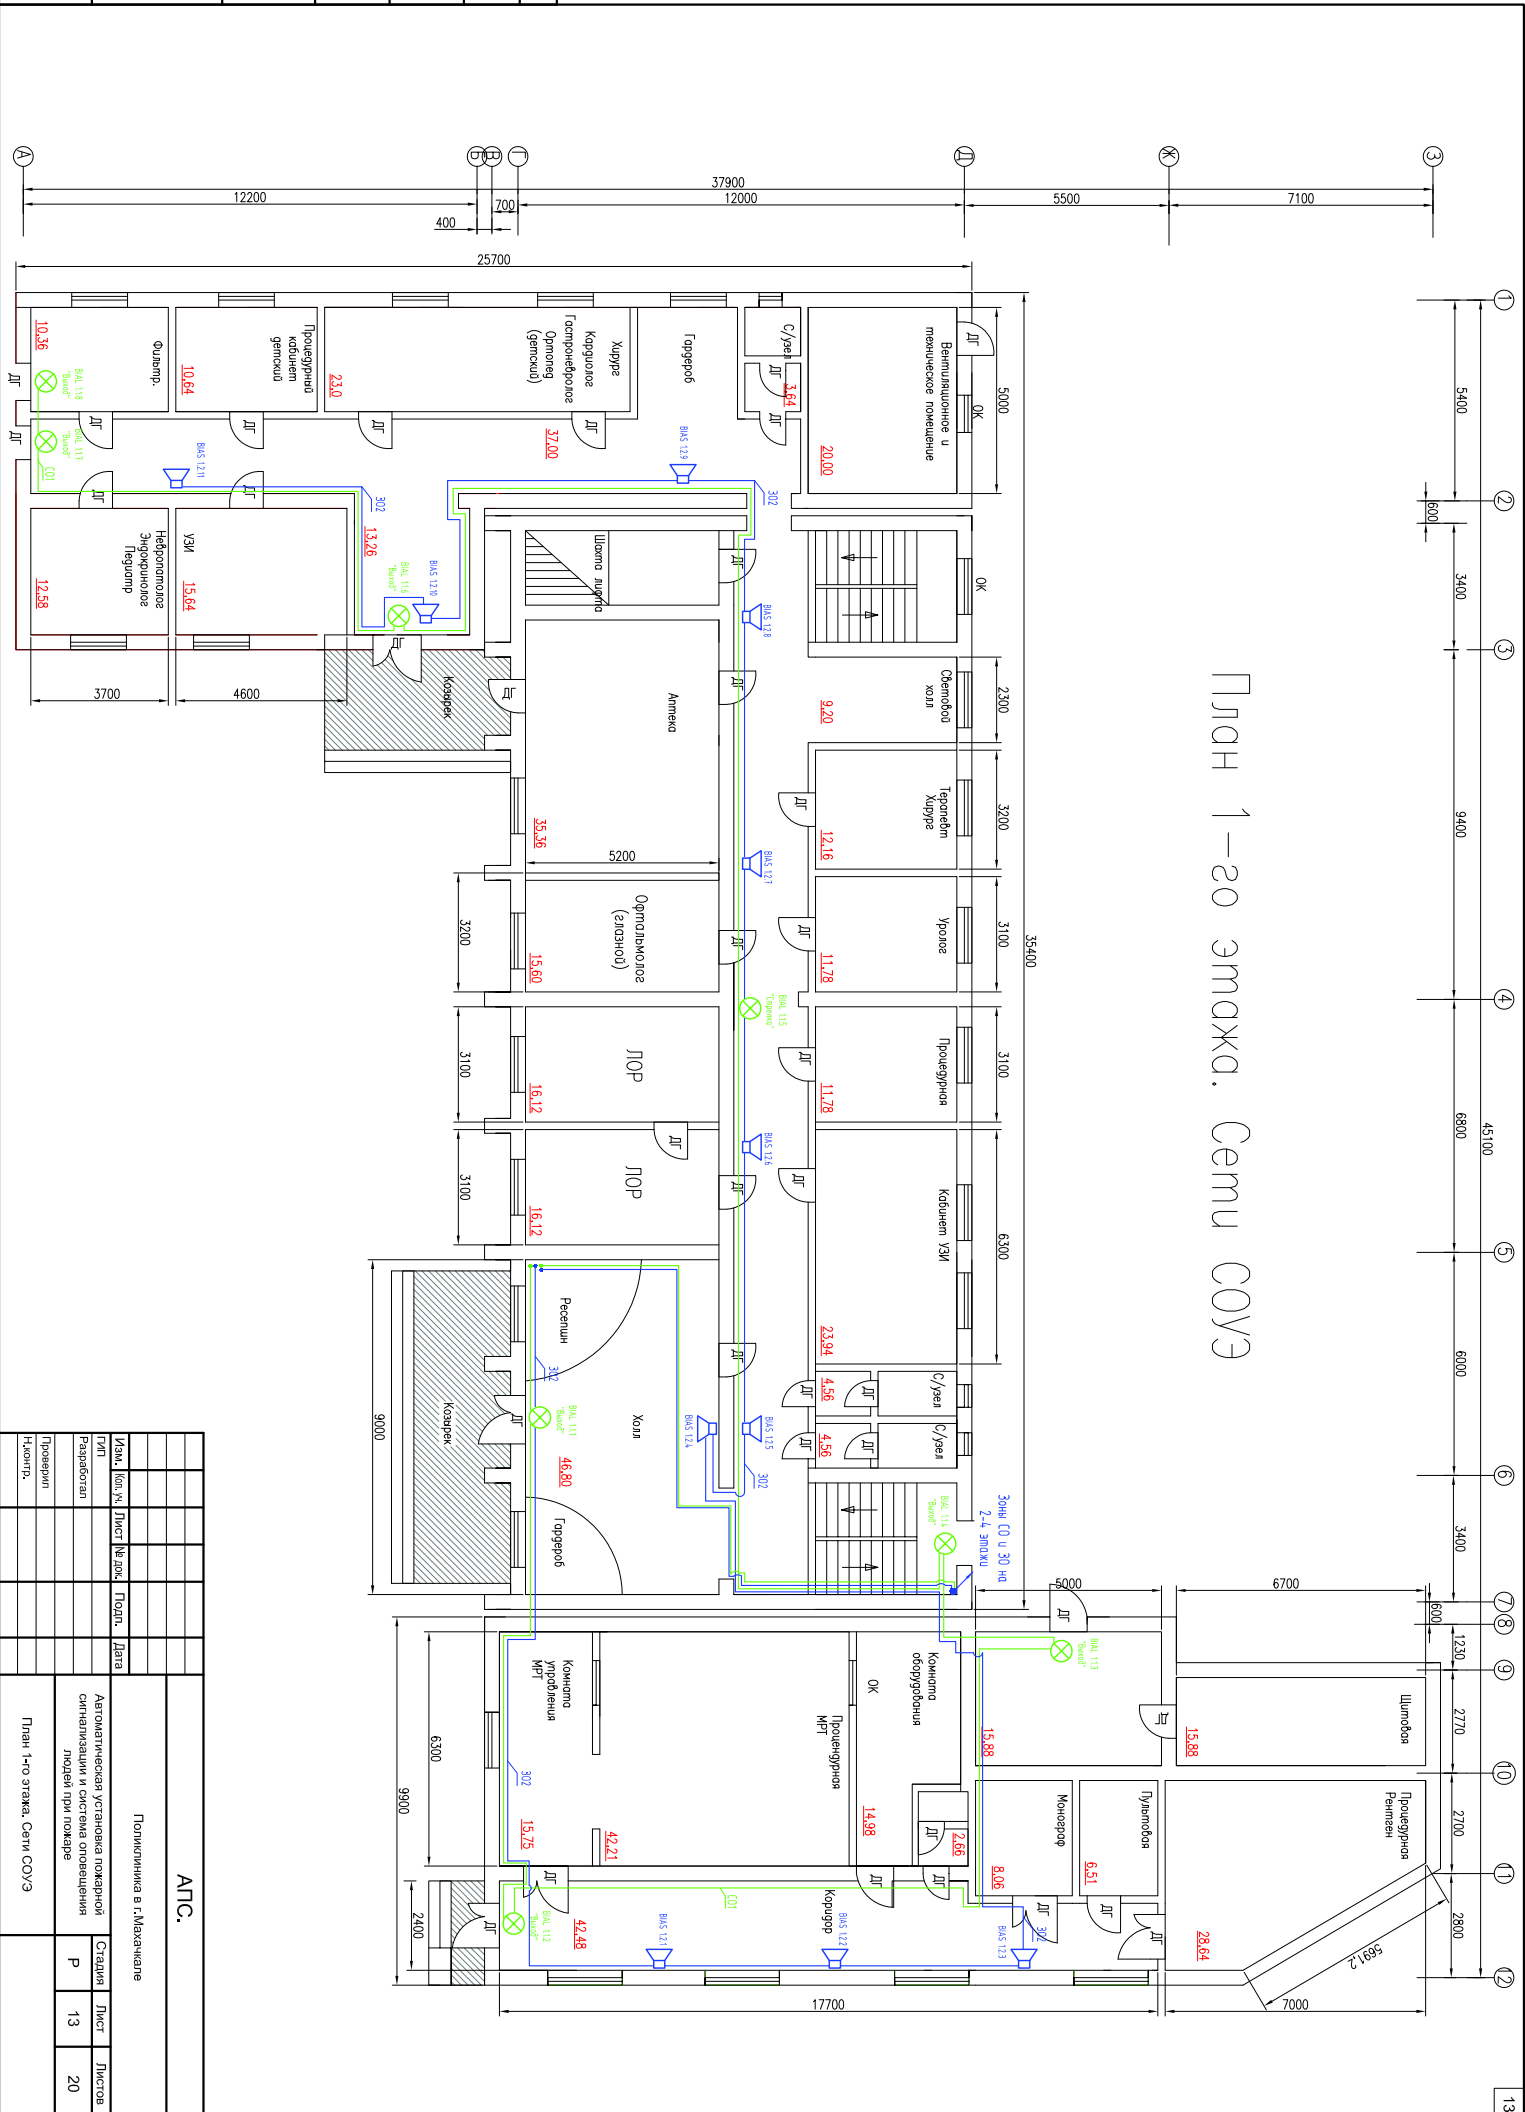


План 1—20 этажа. Сети СОУЭ

ЛПС.			
Политиница в г. Махачкала			
Изм.	Кол. №	Лист №	Подл.
Дата			
Тип	Автоматическая установка пожарной сигнализации и система оповещения людей при пожаре		
Разработал	Старин		
Проверил	Р		
Ндконтр.	Лист 13		
План 1-го этажа. Сети СОУЭ			
Лист 20			

Схема электрических подключений

Согласовано			
Инь. № подл.	Подп. и дата	Взам. инв. №	

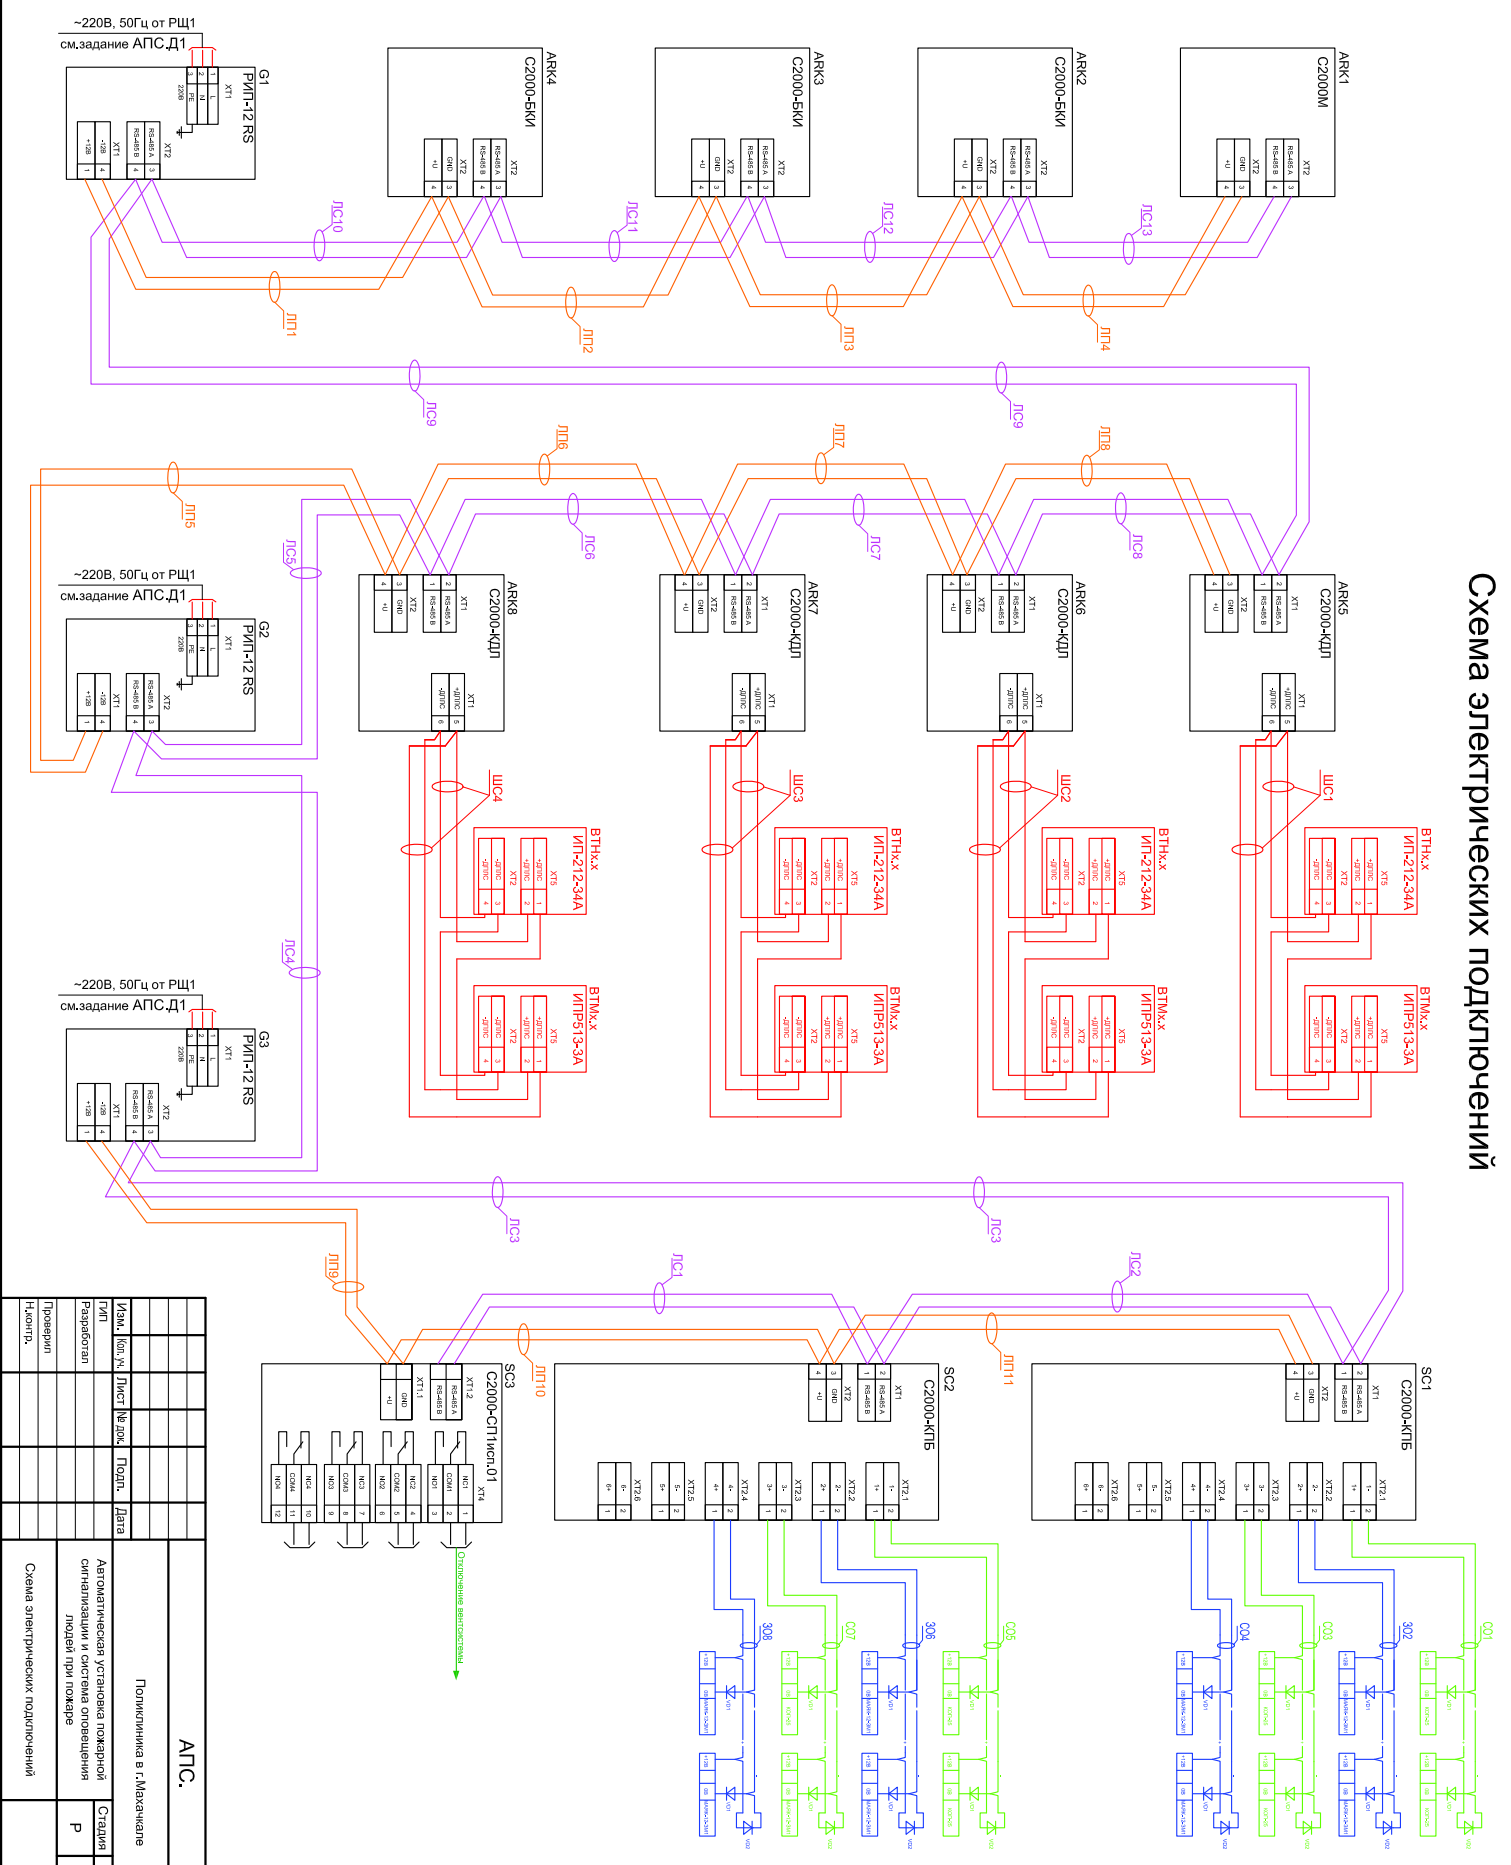

АПС.			
Полупланина в г.Малхаккала			
Изм. №	Изм. №	Лист № док.	Подп.
Разработал			
Проверил			
Начектр.			
Автоматическая установка пожарной сигнализации и система оповещения людей при пожаре			Страница
Схема электрических подключений			Р
			Лист
			20
			Листов
			20