



План первого этажа

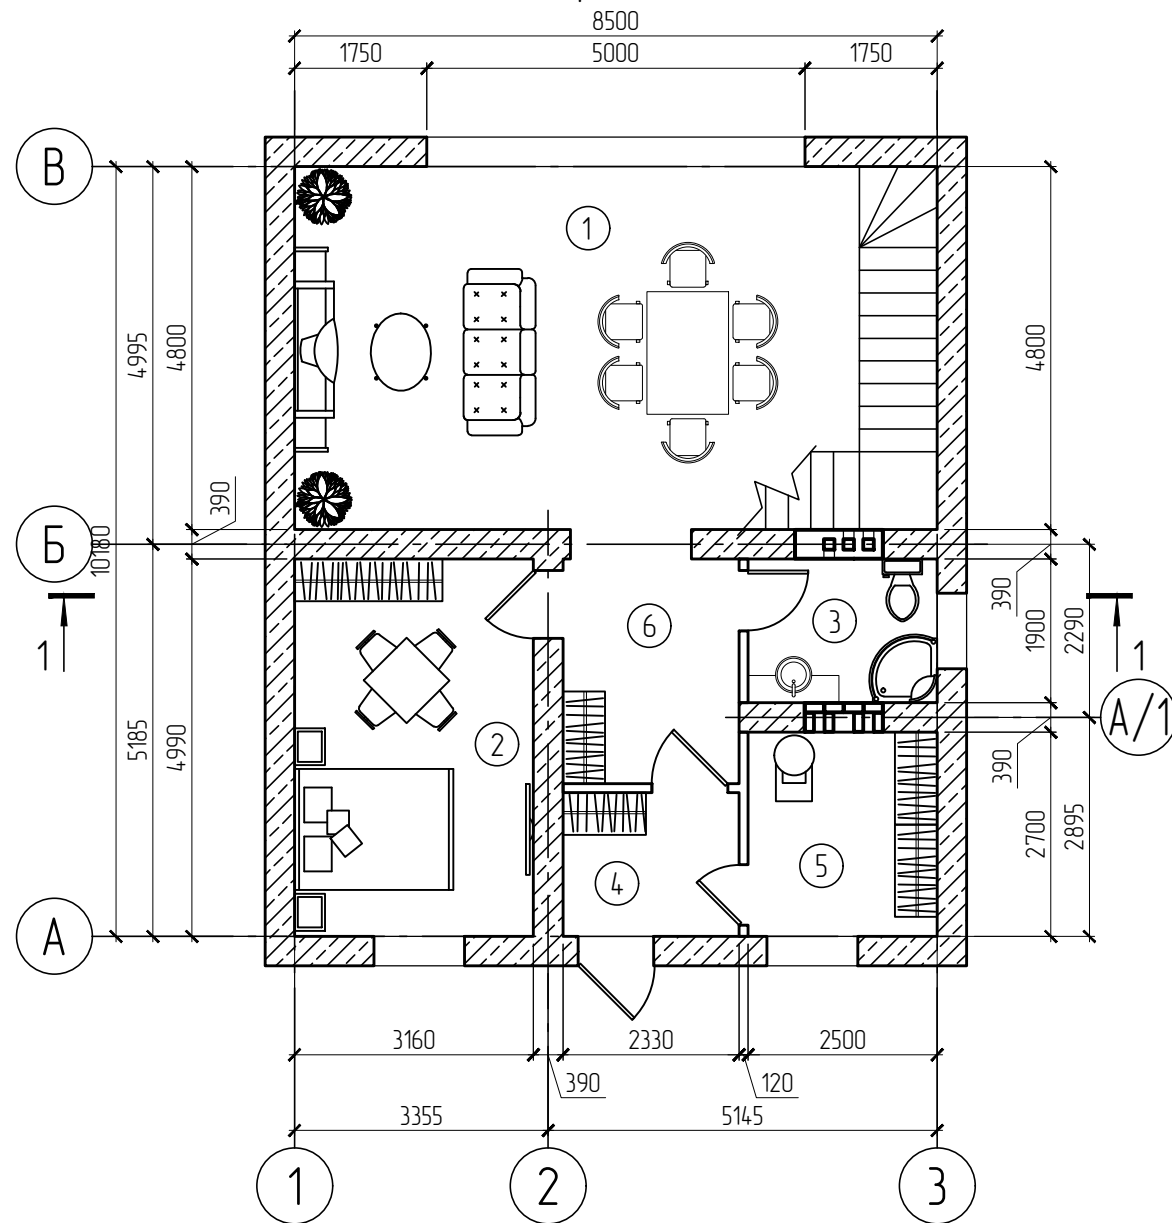

План второго этажа

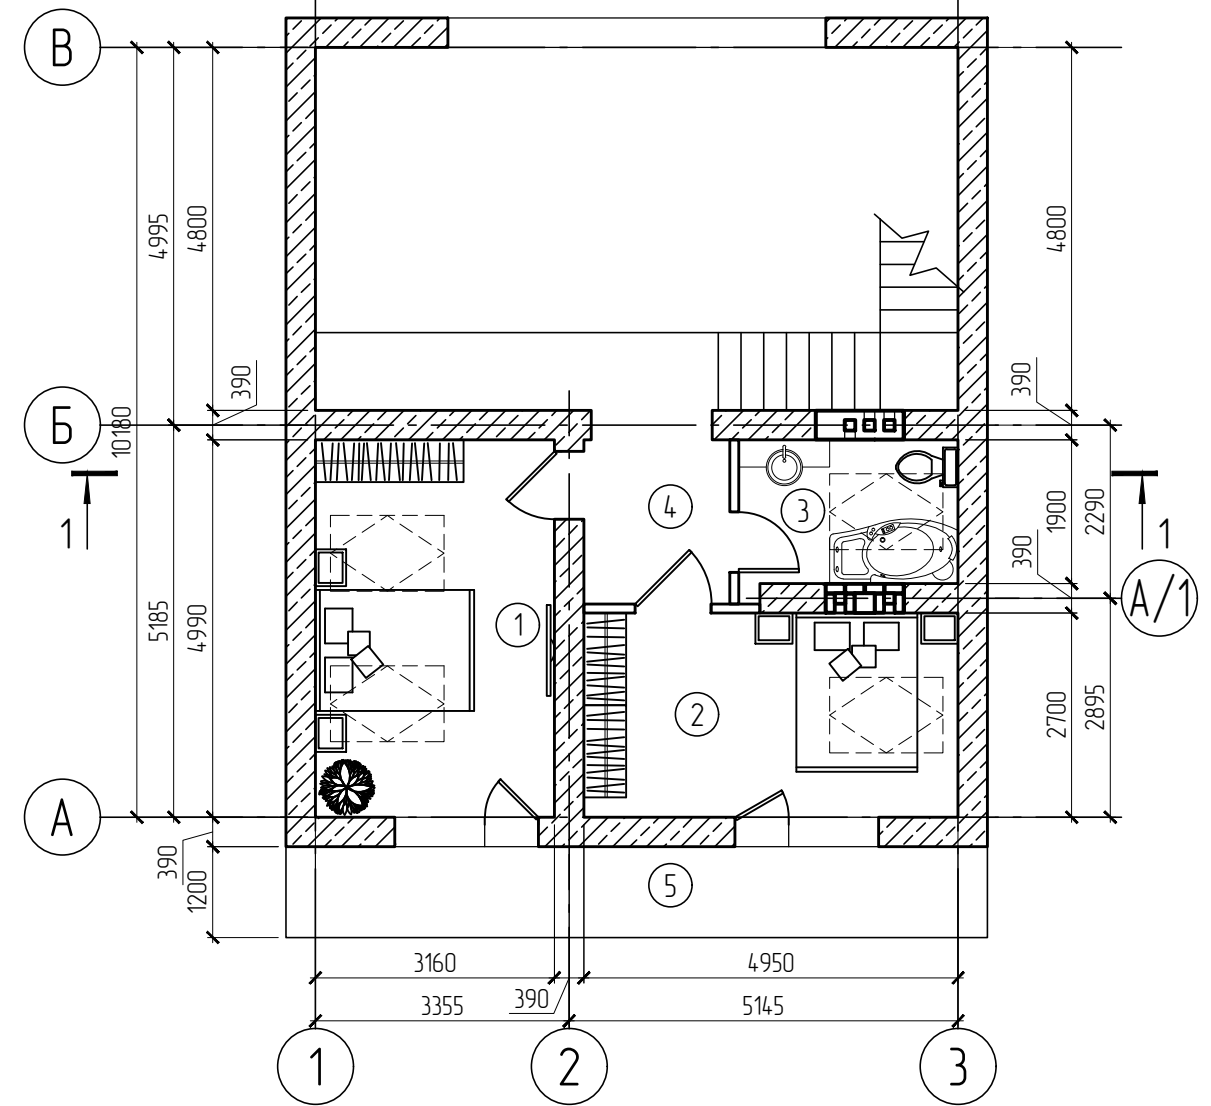

Экспликация помещений 1 этажа

Поз.	Наименование	Площ. м.квд.
1	Гостиная-кухня	40,80
2	Спальня	16,47
3	Сан. узел	4,75
4	Тамбур	4,68
5	Котельная	6,75
6	Коридор	8,09
	Итого	81,54


Экспликация помещений 2 этажа

Поз.	Наименование	Площ. м.квд.
1	Спальня	16,47
2	Спальня	13,72
3	Сан. узел	4,75
4	Коридор	11,61
5	Балкон	9,28
	Итого	55,83

						2018 - 003 - КЖ			
						Индивидуальный жилой дом по адресу: город Краснослабодск Среднеахтудинского района, Волгоградской области			
Изм.	Кол.	Лист	№ док	Подпись	Дата		Стадия	Лист	Листов
Разраб.		Воеводин					Р	1	
						Планировки		Студия частного проектирования Future Project	

Инд. № подл.	Взам инд. №
Подпись и дата	

План первого этажа





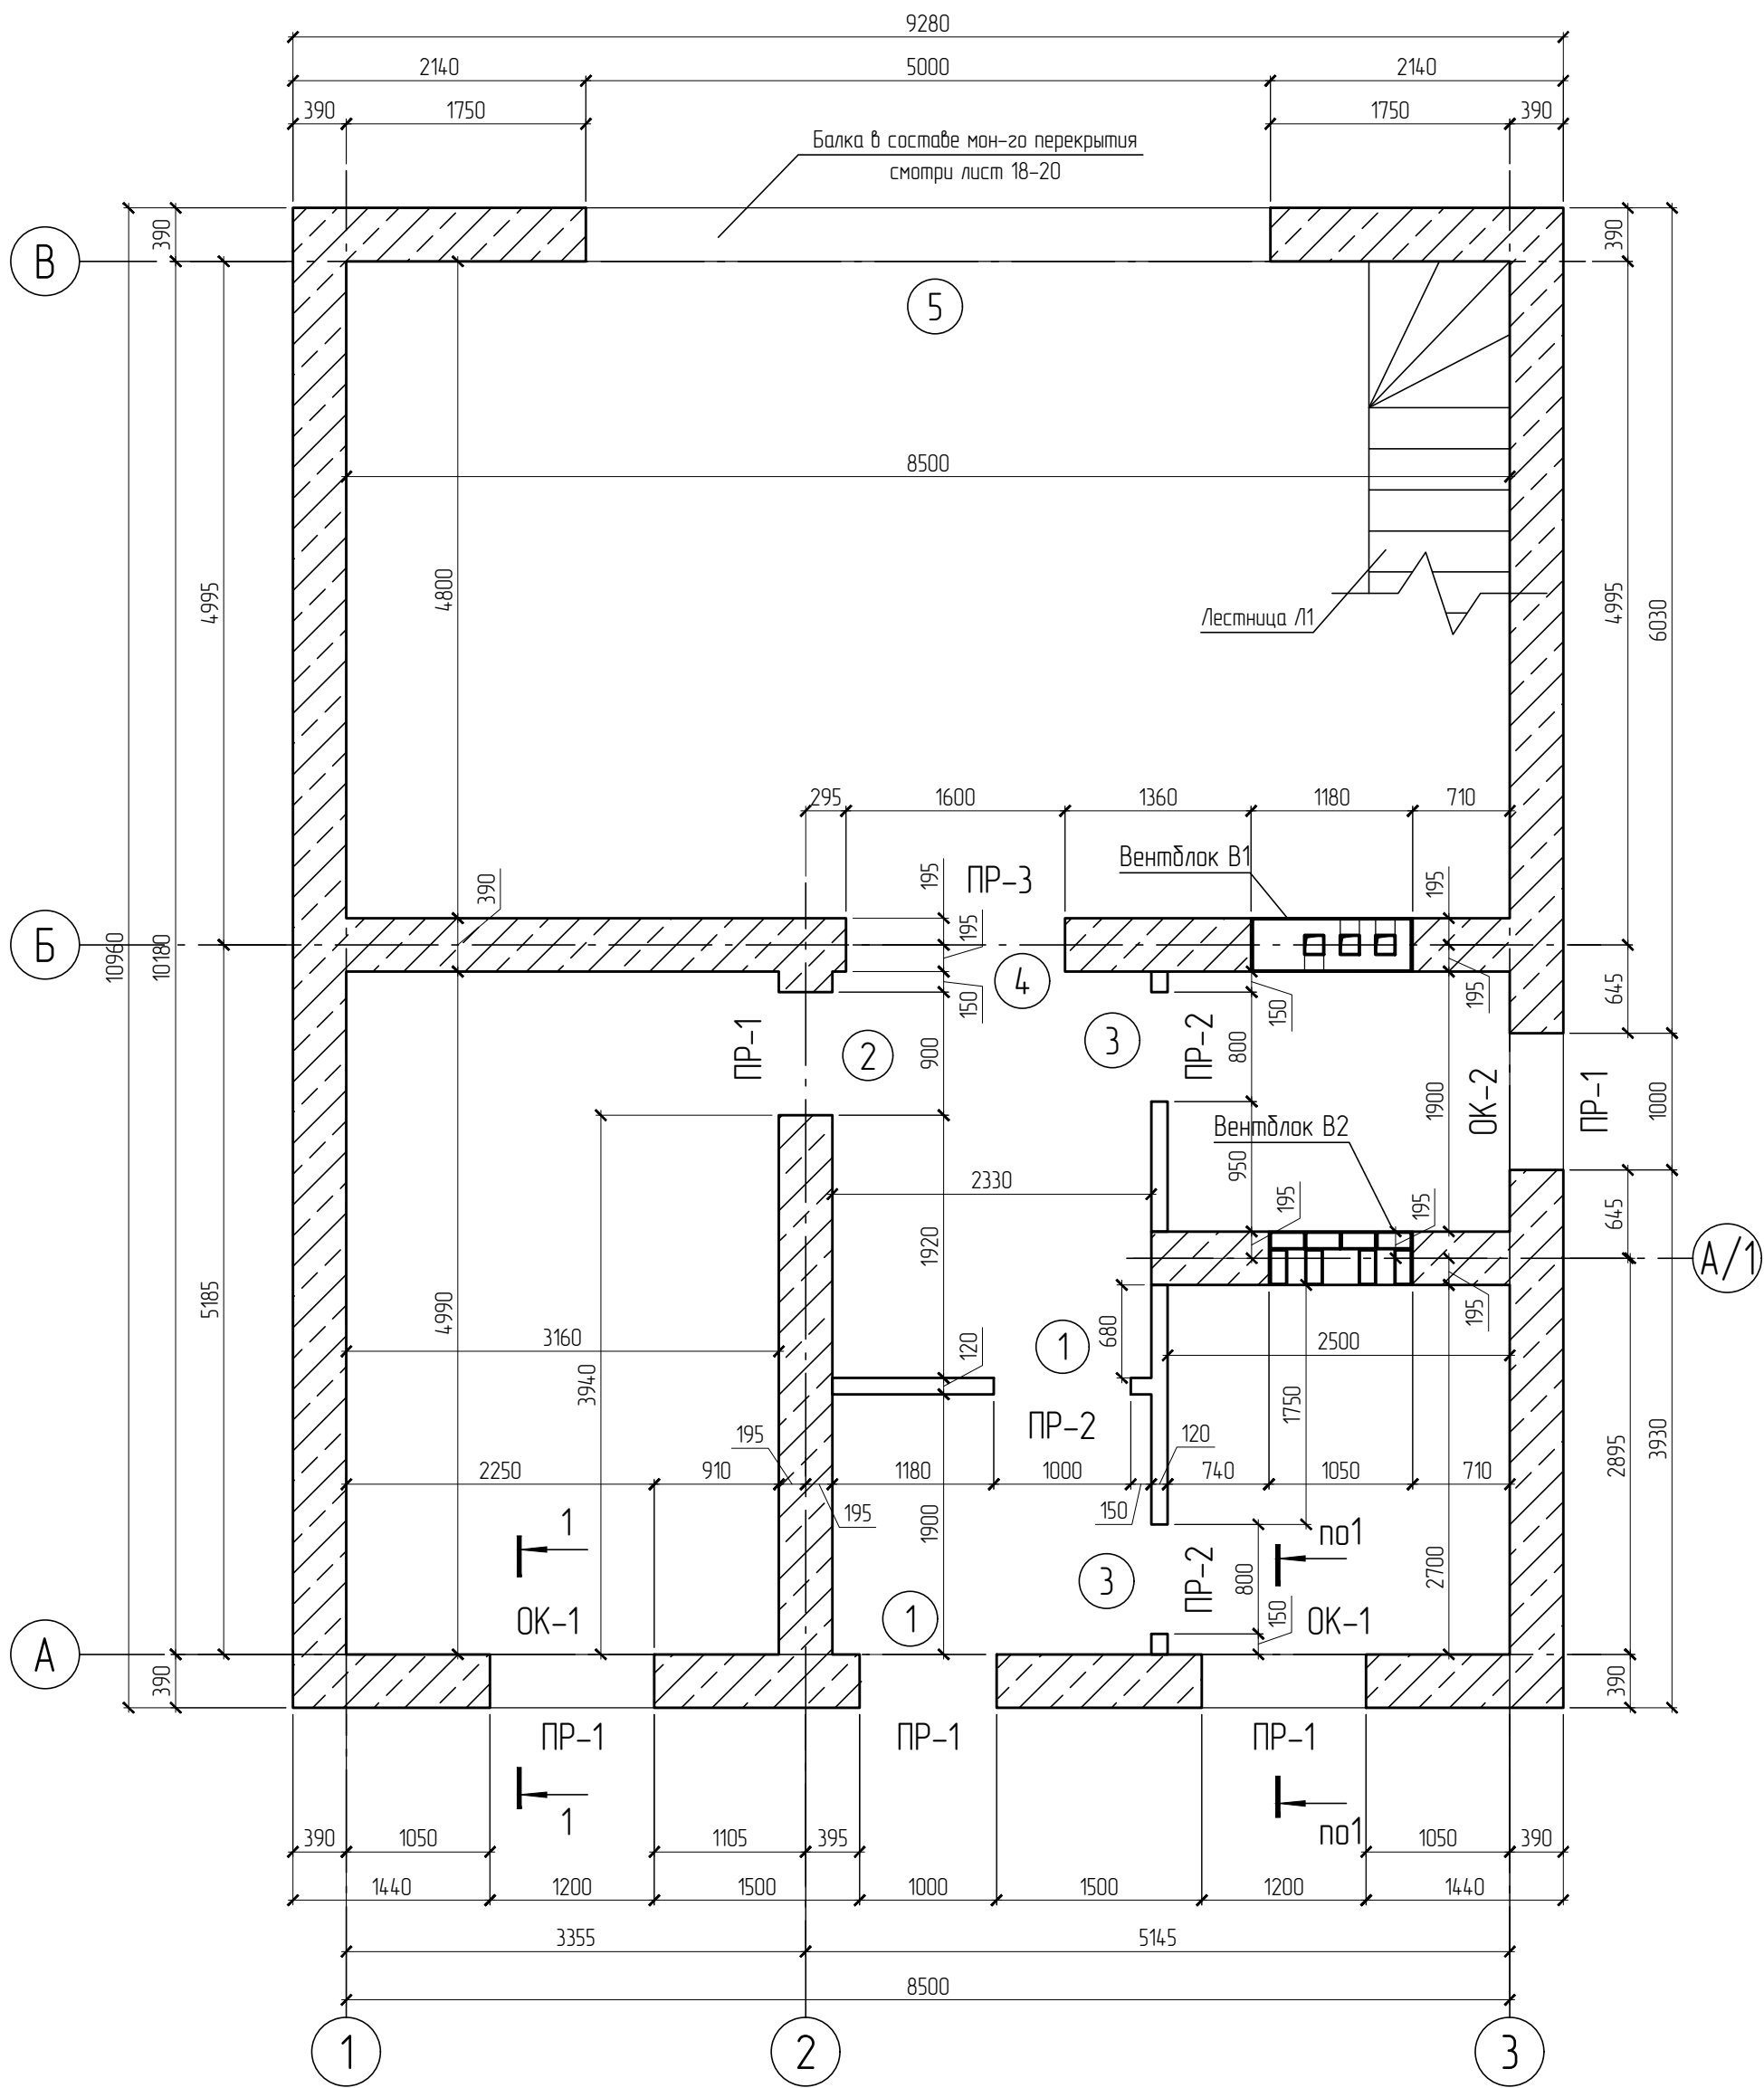


- Общие данные по кладке стен см. лист 1
Расход кирпича и блоков на возведение стен:
 - Керамзитобетонные блоки стен 390x188x190 - 51,2 м³
 - Кирпич керамический красный одинарный 250x120x65 на перегородки - 1,80 м³.
 В метрах кубических указан объем кладки с учетом раствора.
- Вентиляционные блоки В1, В2 разработаны на листе 21.
- Разрез 1-1, спецификацию и ведомость проемов см. на листе 12. Перемычки ПР-1 и ПР-3 разработаны на листе 13 и 14 соответственно.

Изм.	Коллч.	Лист	№ док	Подпись	Дата
Разраб.		Воеводин			

2018 - 003 - АС		
Индивидуальный жилой дом по адресу: город Краснослабодск Среднеахтудинского района, Волгоградской области		
Стадия	Лист	Листов
Р	10	//4
Кладочный план первого этажа		Студия частного проектирования Future Project

Инд. № подл.	
Подпись и дата	
Взам. инв. №	

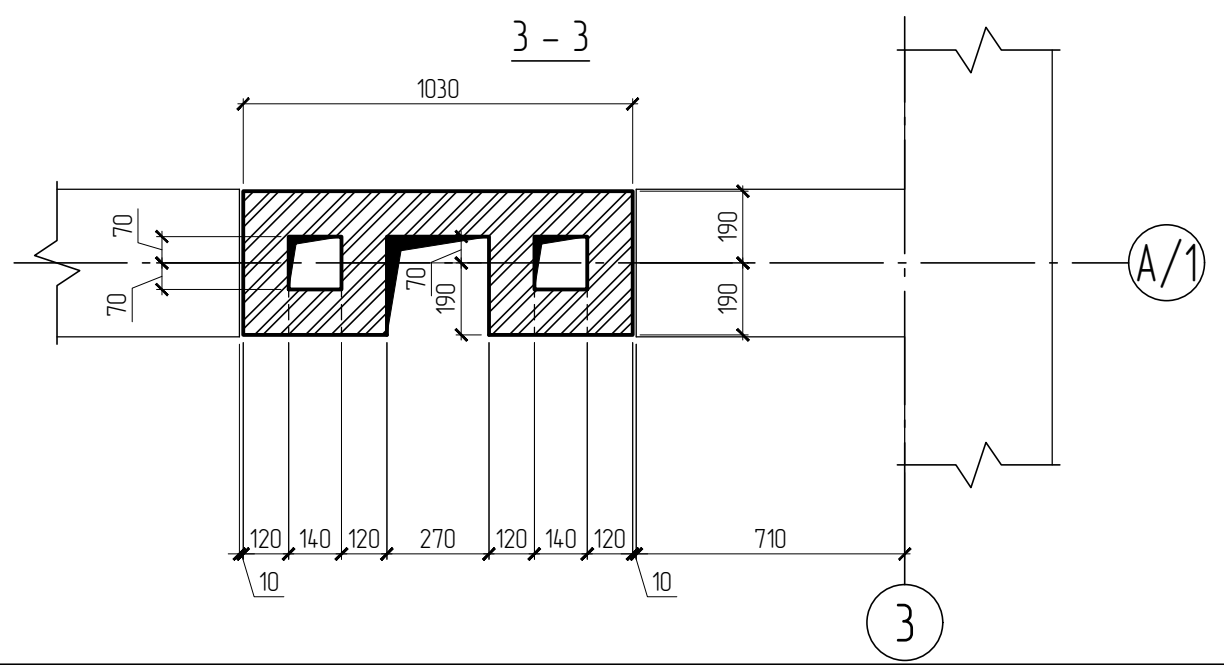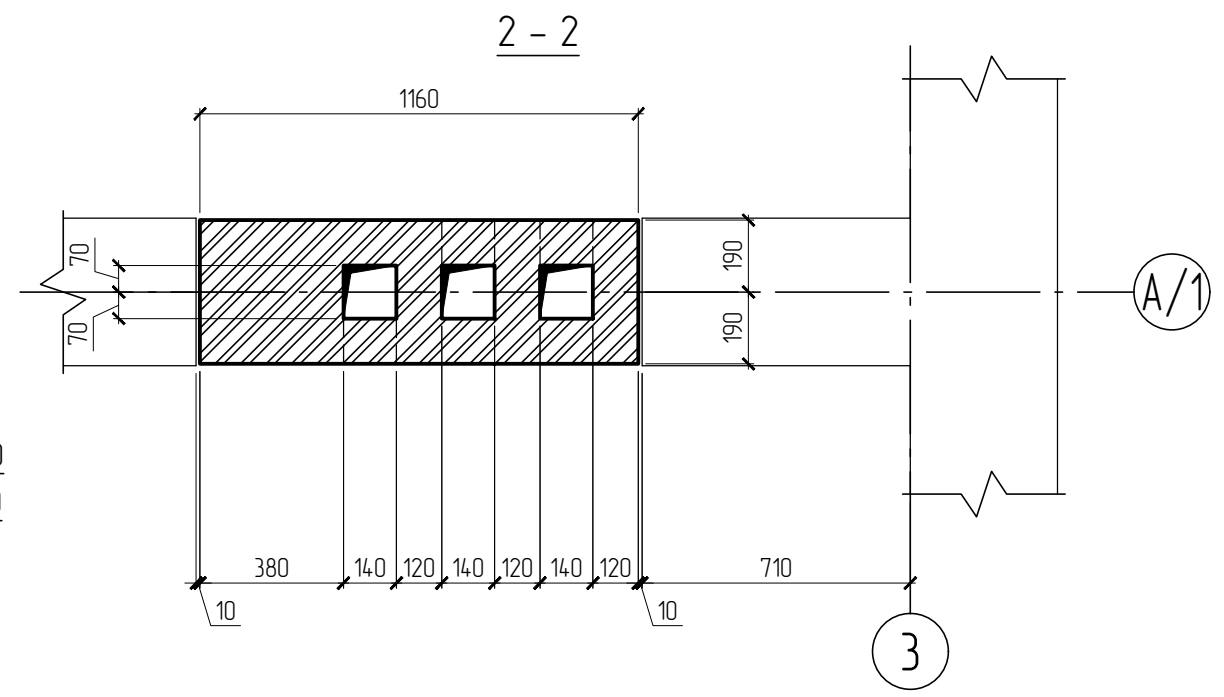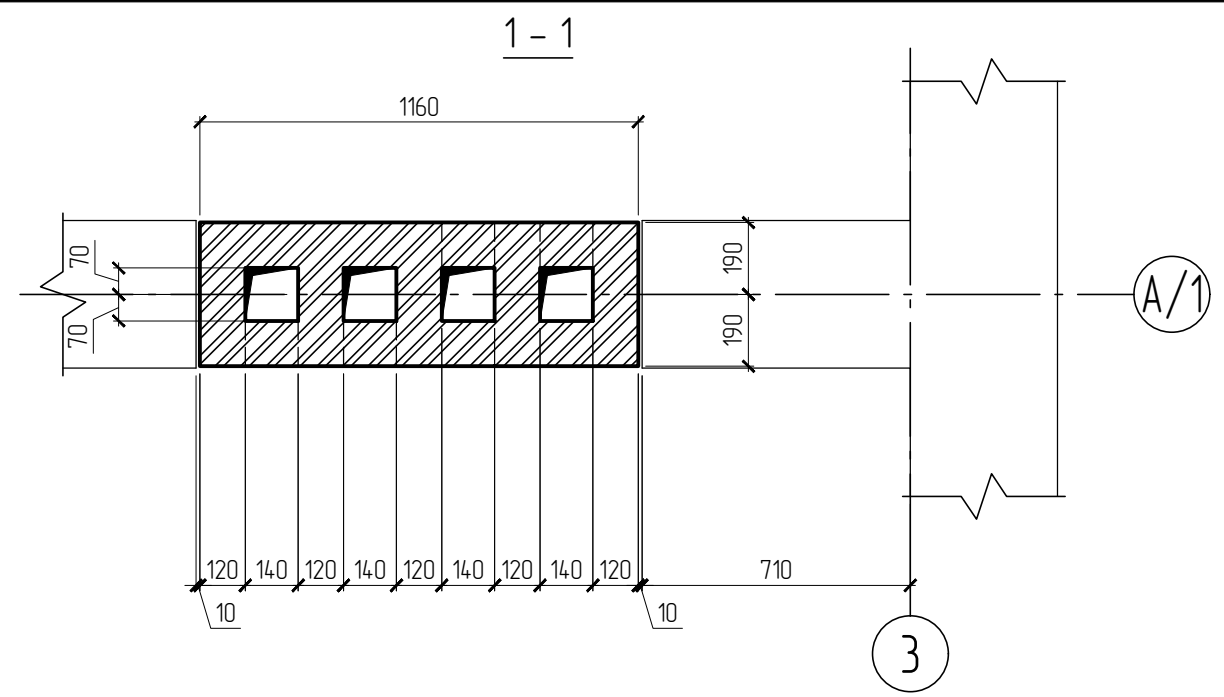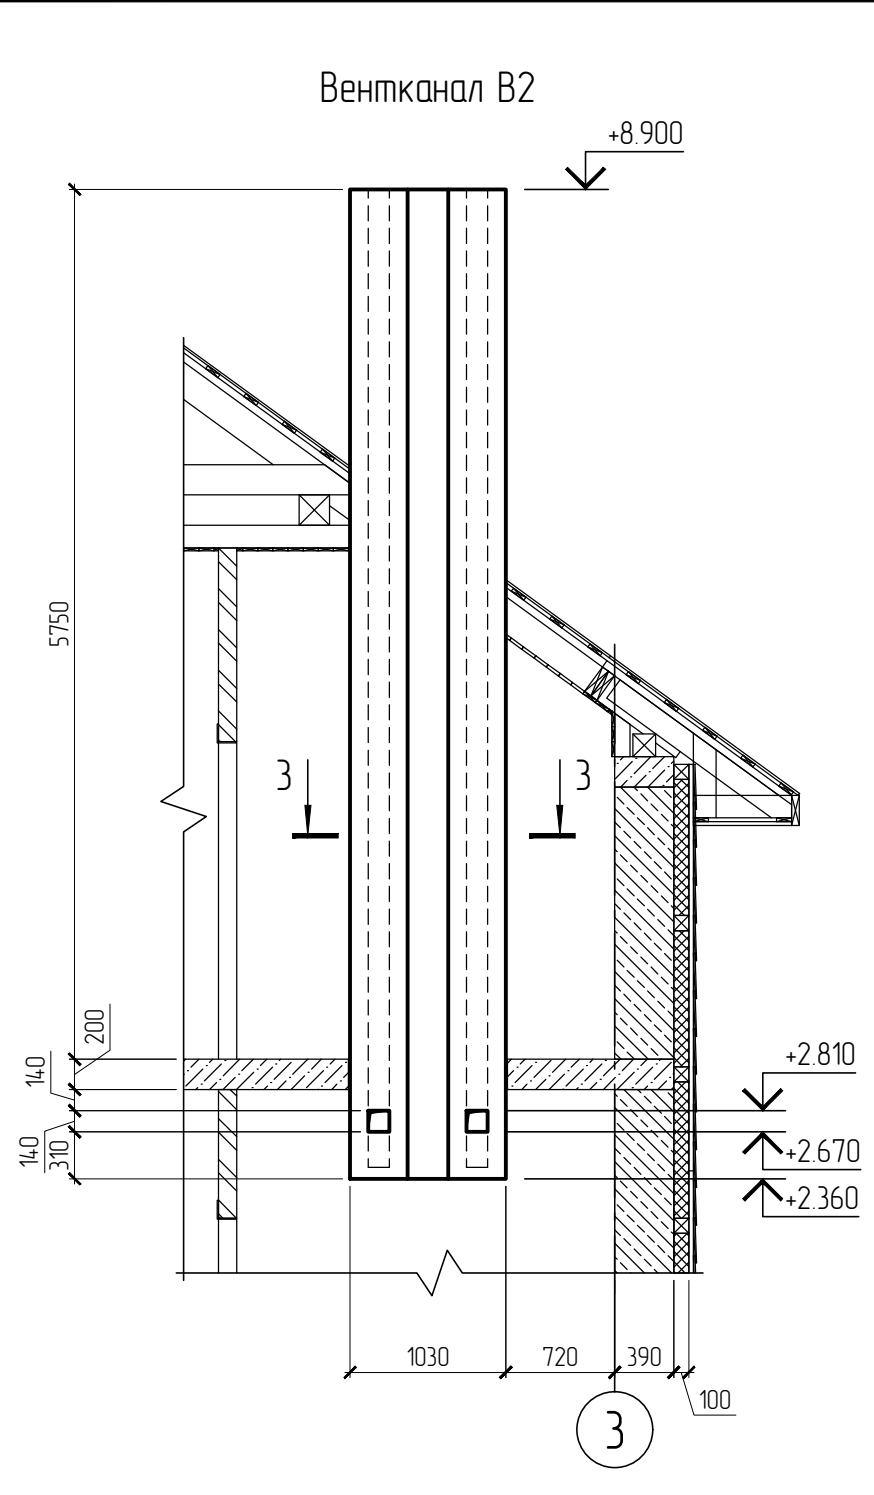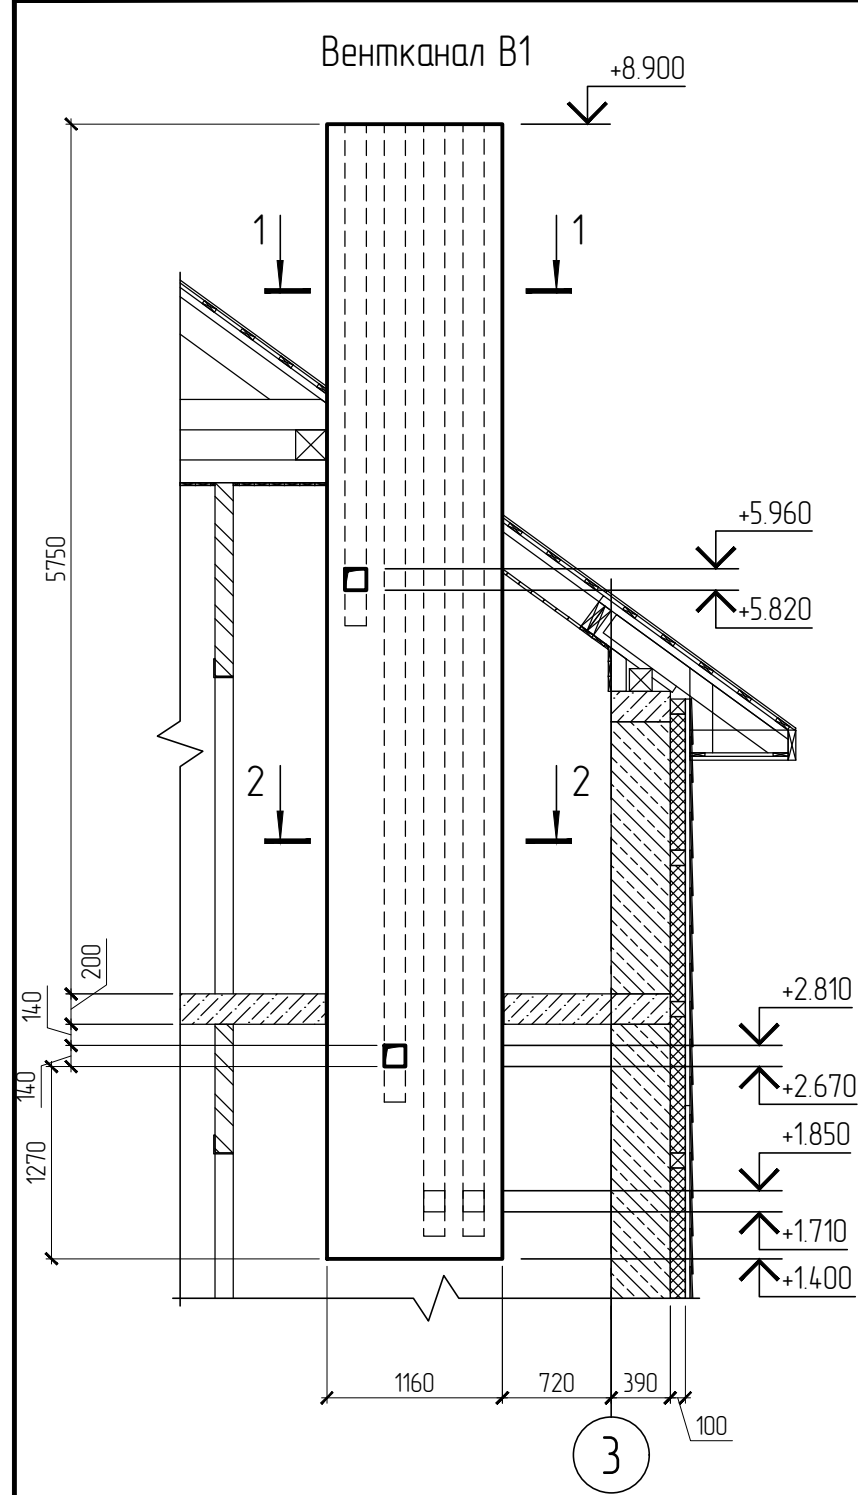

1. Общие данные по кладке стен см. лист 1.
2. Расход кирпича на возведение вентиляционной шахты В1 - 2,83 м³; на возведение вентиляционной шахты В2 - 1,83 м³. В метрах кубических указан объем кладки с учетом раствора.

Взам. инв. №	
Подпись и дата	
Инв. № подл.	

						2018 - 003 - АС		
						Индивидуальный жилой дом по адресу: город Краснослободск Среднеахтубинского района, Волгоградской области		
Изм.	Кол.ч.	Лист	№ док.	Подпись	Дата	Стадия	Лист	Листов
Разраб.	Воеводин					Р	21	//4
						Вентиляционные каналы В1 и В2		Студия частного проектирования Future Project

